

MARTINI spa  
Località Cirras, Santa Giusta  
Mangimificio - Santa Giusta (OR)

Planimetria ubicazione  
deposimetri per PME diffuse  
Rev.03

SCALA 1:200 Rev. 01

Santa Giusta (OR) - 24 marzo 2021

FIRME

IL TECNICO

766  
INGEGNERE



A termini di legge è vietato riprodurre o comunicare a terzi il contenuto del presente disegno

LEGENDA UBICAZIONE DEPOSITIMETRI

- R
- A
- B
- C
- D

462162 E  
4413127 N

462501 E  
4413177 N

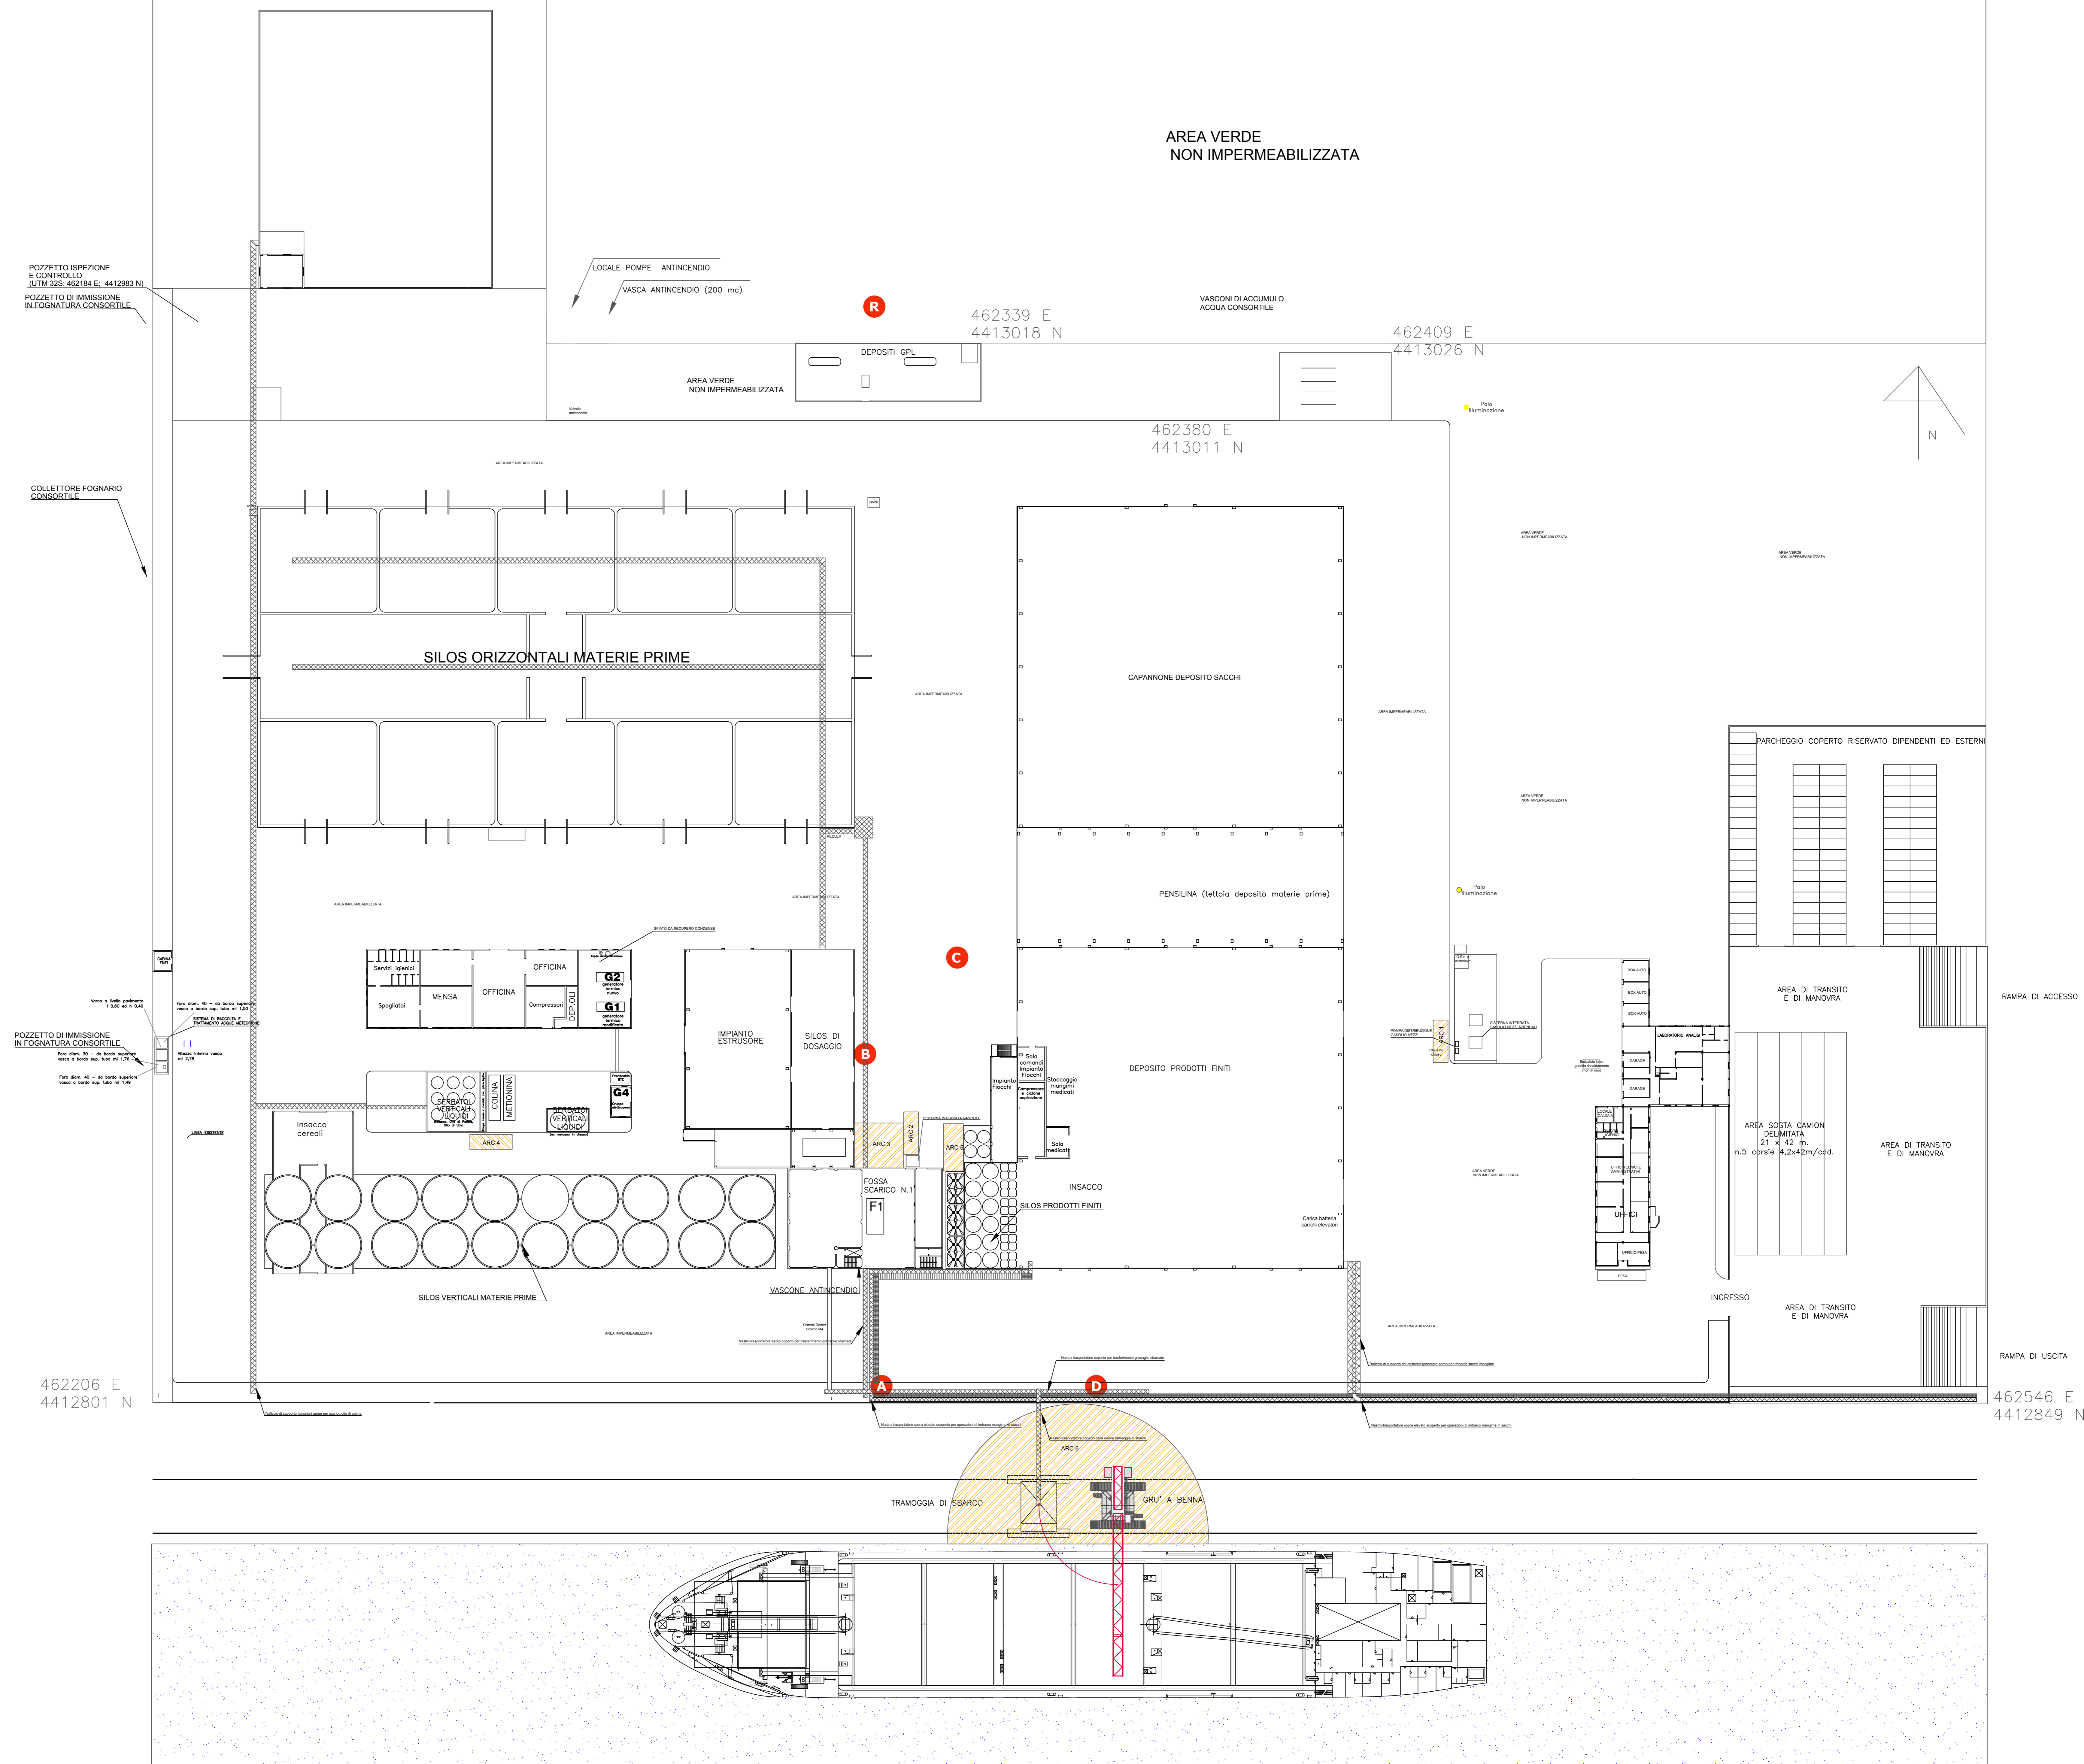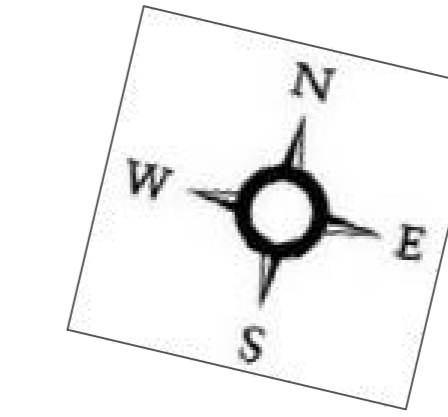

POZZETTO ISPEZIONE E CONTROLLO (UTM 32S: 462184 E: 4412983 N)  
POZZETTO DI IMMISSIONE IN FOGNATURA CONSORTILE

LOCALE POMPE ANTINCENDIO  
VASCA ANTINCENDIO (200 mc)

DEPOSITI GPL  
462339 E  
4413018 N

VASCONI DI ACCUMULO ACQUA CONSORTILE

462409 E  
4413026 N

462380 E  
4413011 N

COLLETTORE FOGNARIO CONSORTILE

POZZETTO DI IMMISSIONE IN FOGNATURA CONSORTILE

RAMPA DI ACCESSO

RAMPA DI USCITA

462546 E  
4412849 N